



DETAIL KŘÍŽENÍ JÍMACÍHO VEDENÍ:


PŘI KŘÍŽENÍ JÍMACÍHO VEDENÍ BUDDU KŘÍŽOVÉ
SPOJKY DOPLNĚNY SPOJOVACÍMI SVORKAMI.

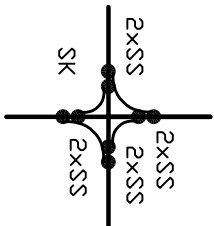

PŘI DODROČENÍ JÍMACÍHO VEDENÍ BUDDU KŘÍŽOVÉ
SPOJKY DOPLNĚNY SPOJOVACÍMI SVORKAMI.

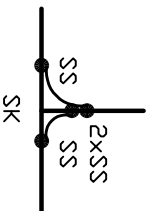


DETAIL PRO PŘECHOD:

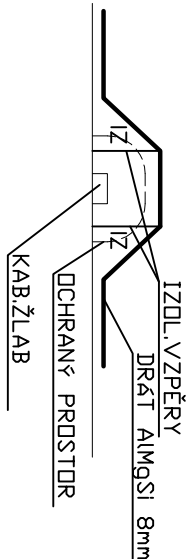

LEGENDA:

	NOVÝ SVODOVÝ VODIČ ALMGSÍ Ø 8mm stávající SVODOVÝ VODIČ ALMGSÍ Ø 8mm
PJ	STÁVAJÍCÍ POMOCNÝ JÍMAČ
JT	STÁVAJÍCÍ JÍMACÍ TYČ
JT2	JÍMACÍ TYČ Fe/Zn, l=2000mm VČ. BETONOVÉHO PODSTAVCE
IZ	IZOLAČNÍ VZPĚRA 430mm VČ. BETONOVÉHO PODSTAVCE
SK	SVORKA KŘÍŽOVÁ Fe/Zn
SS	SVORKA SPOJOVACÍ Fe/Zn

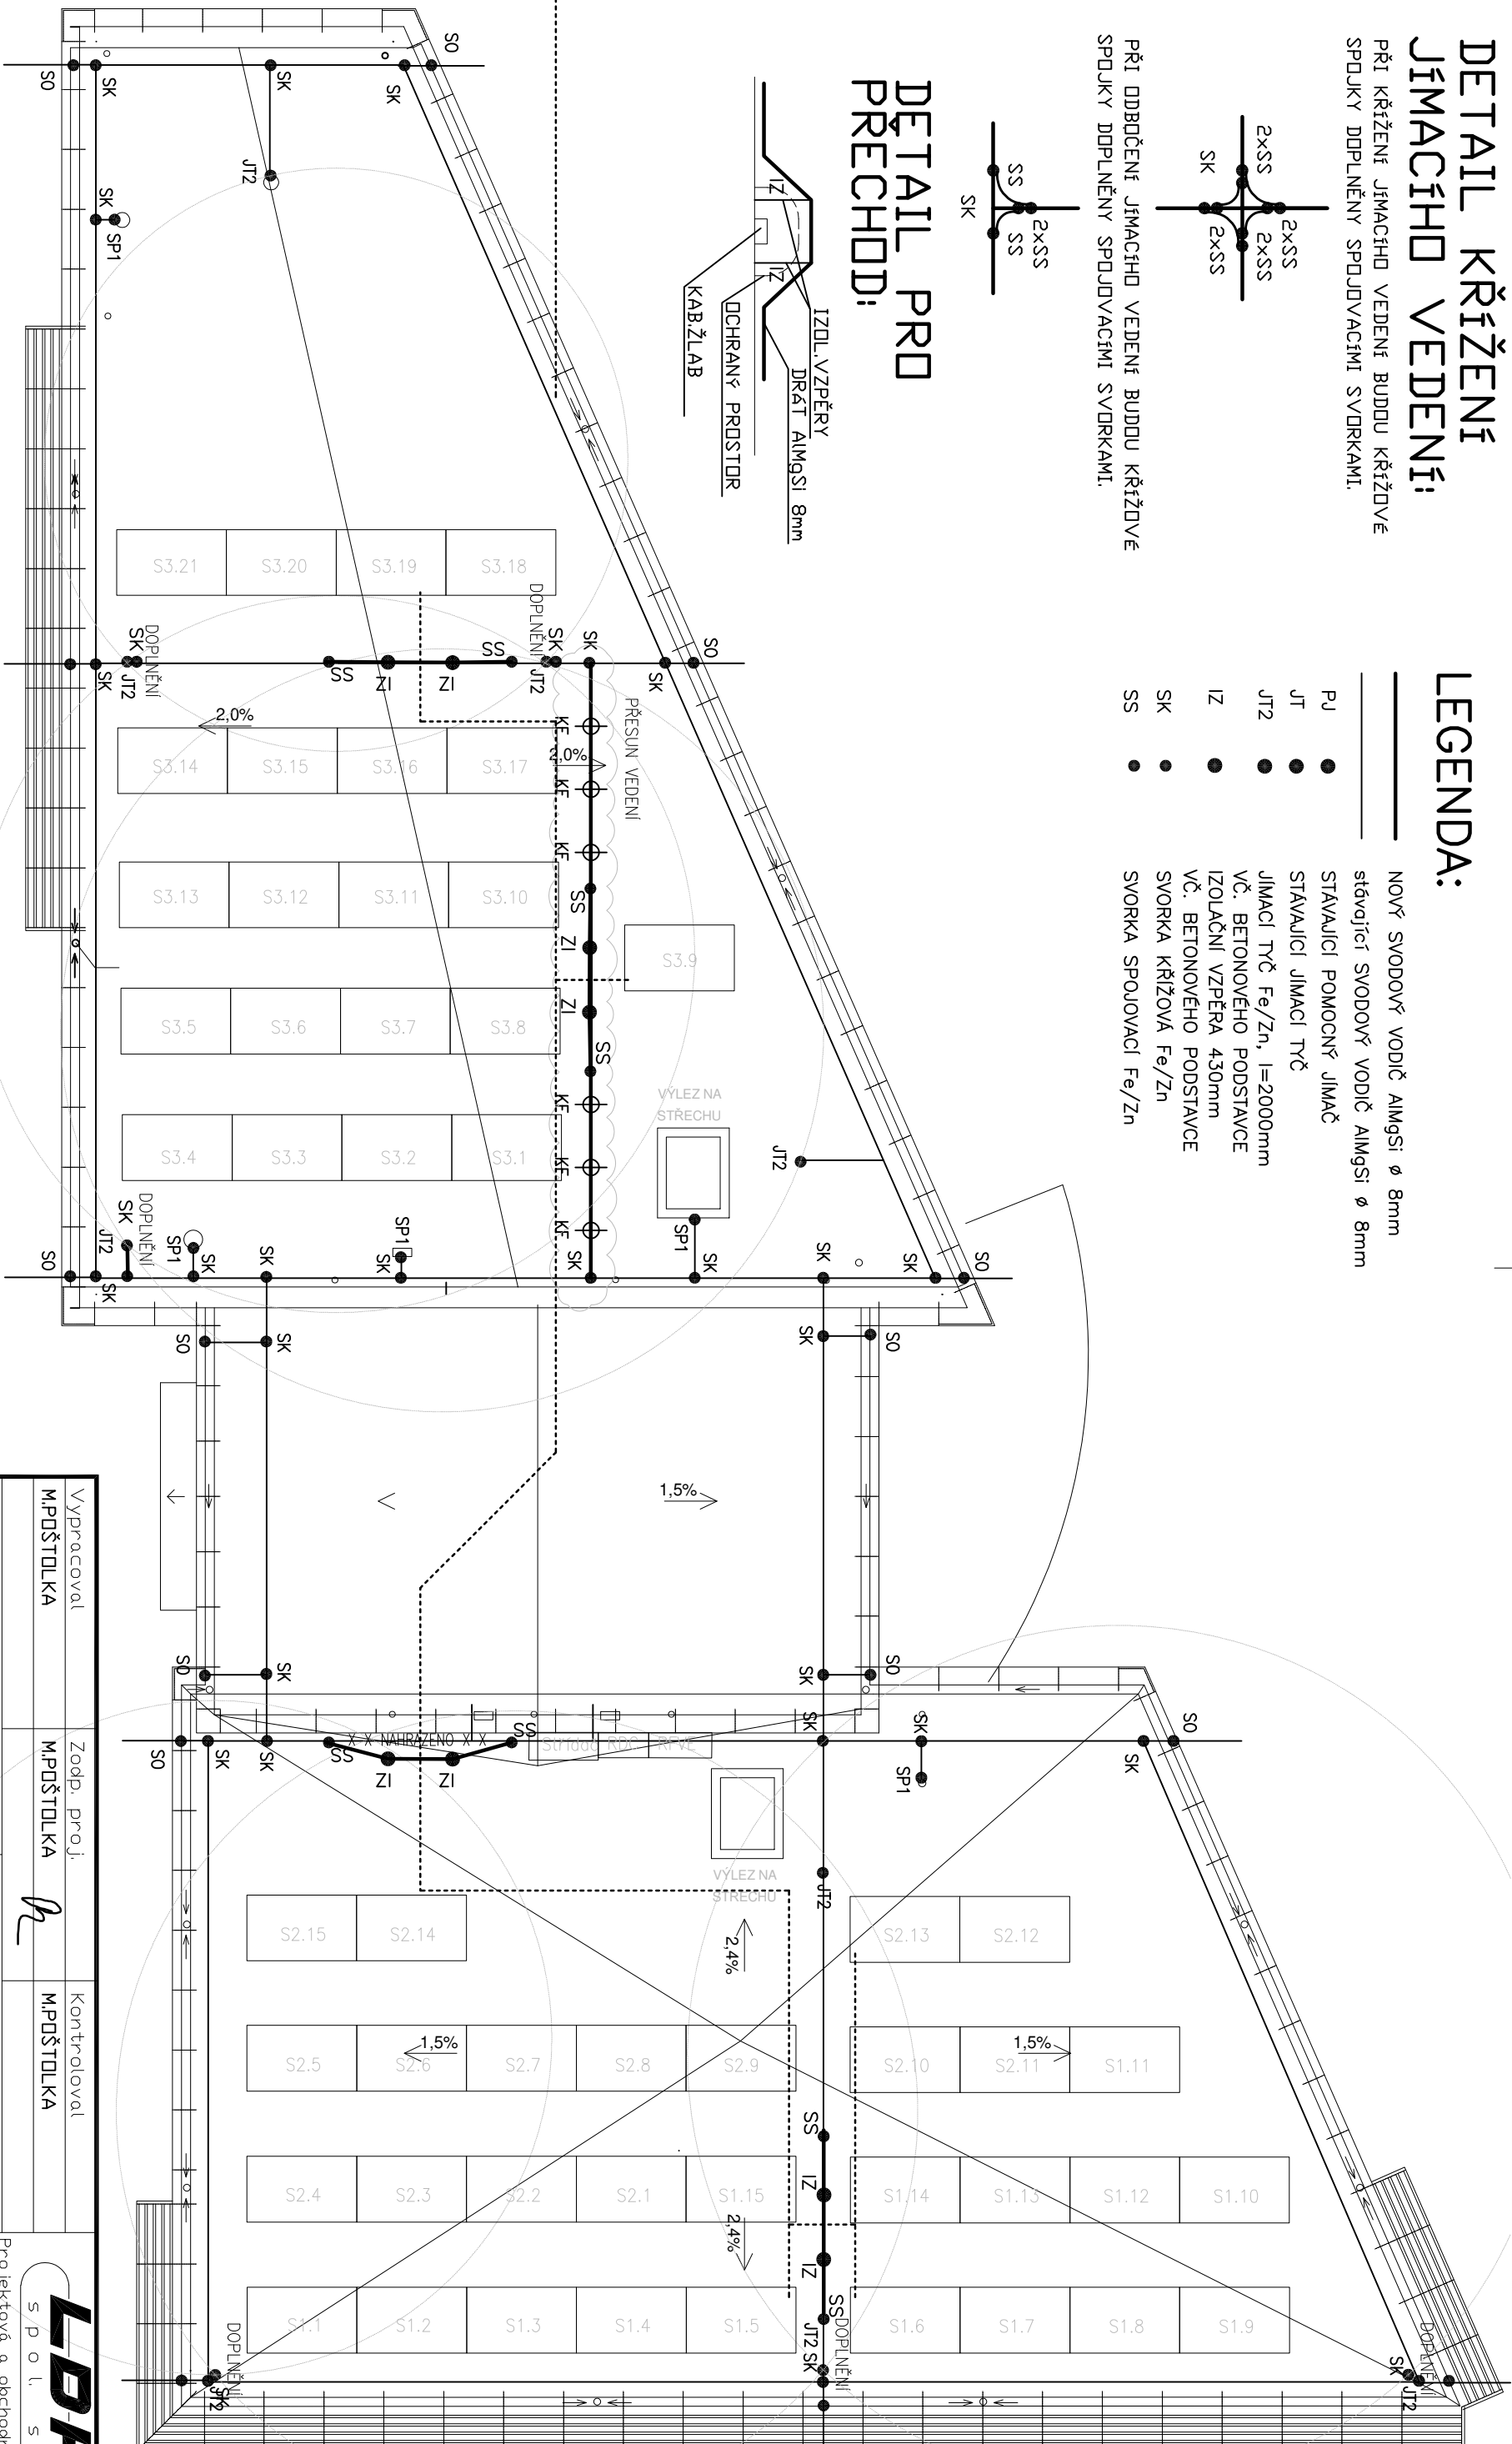

POZNÁMKA:

STÁVAJÍCÍ JÍMACÍ SOUSTAVA BUDE DOPLNĚNA JÍMACÍ TYČE, TAK ABY BYLA ZAJIŠTĚNA OCHRANA NOVĚ INSTALOVANÉ TECHNOLOGIE.
DOSTATEČNÁ VZDÁLENOST PRO VZDUCH JE <43cm.
MAX. HODNOTA UZEMNĚNÍ CELE SOUSTAVY NESMÍ BÝT VĚTŠÍ NEŽ 2 OHMY.
OBJEKT JE ZARÁŽEN ANALÝZOU RIZIKA DO LPS II.

Vypracoval MPOŠTOLKA	Zodp. proj. MPOŠTOLKA	Kontroloval MPOŠTOLKA	LBH s.p.o.l. s r.o.	
Kraj: PRAHA	Obj: PRAHA – ČERNOŠICE	Č. zakázky 5046	Projektová a obchodní činnost tel.: 739 570 520	
Investor: Město Černošice, Karlošijská 259, 252 28 Černošice	Stavba: FVE MŠ Černošice	Dotum 1/2026	Stupeň PROJEKT	
Akce:	barevný ostrov	Formát 244	Měřítko 1:100	
Objekt:	Soubor:	Arch. č. 5046/26	Příloha číslo 03	
Část profesní ELEKTROINSTALACE		BLESKOSVODNÁ INSTALACE		
Obsah:				